



Progetto di riuso di un edificio
già adibito a scuola
posto in frazione Preta

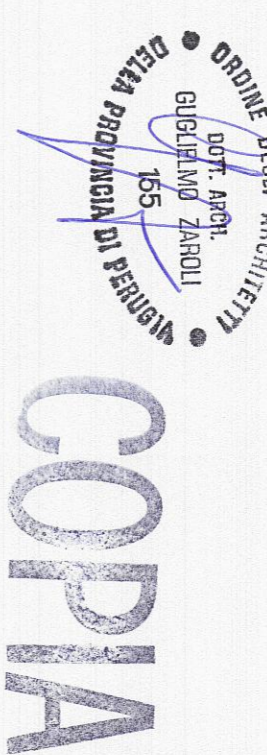


PROGETTO ESECUTIVO
VARIANTE N° 2 del 28/11/2003
Esecutivi strutturali

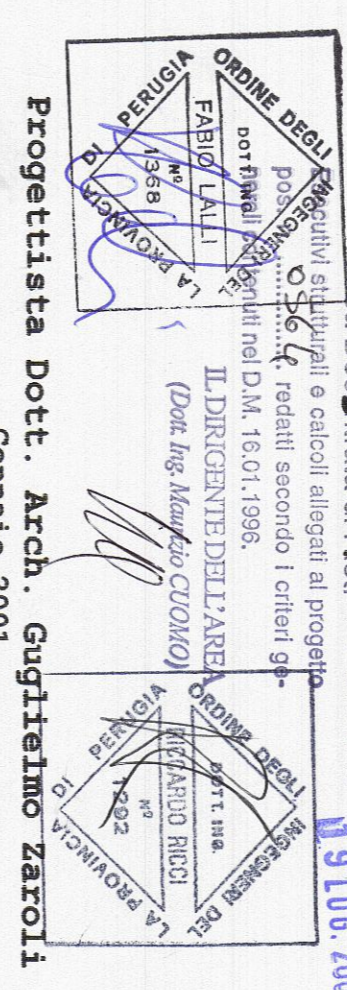


Progettista Dott. Arch. Gaetano Zeroli
Gennaio 2001


Progetto Strutturale Dott. Ing. Paolo Basso Dott. Ing. Roberto Basso Piazza Asinara 2A Perugia Tel. 0735729818 Fax. 0735738035	Progetto Impianto Elettrico Dott. Ing. Sarcocci Michela Dott. Ing. Sarcocci Roberto Piazza Asinara 2A Perugia Tel. 0735729818 Fax. 0735738035	Progetto Impianto Riscaldamento P. T. Moreno Degli Espetoli Via S. Maria 29 Bassano Umbra (PG) Tel. 0735010497
Data : 30/09/2001	Scala : 1:100	Archivio : 3144
Appuntamento : Data :		Rev. : 02_028_p1a_progetto_var_jan03.dwg
1.1	28/12/2001	Integrazioni
1.2	28/01/2003	Integrazioni
1.3	28/12/2003	Integrazioni

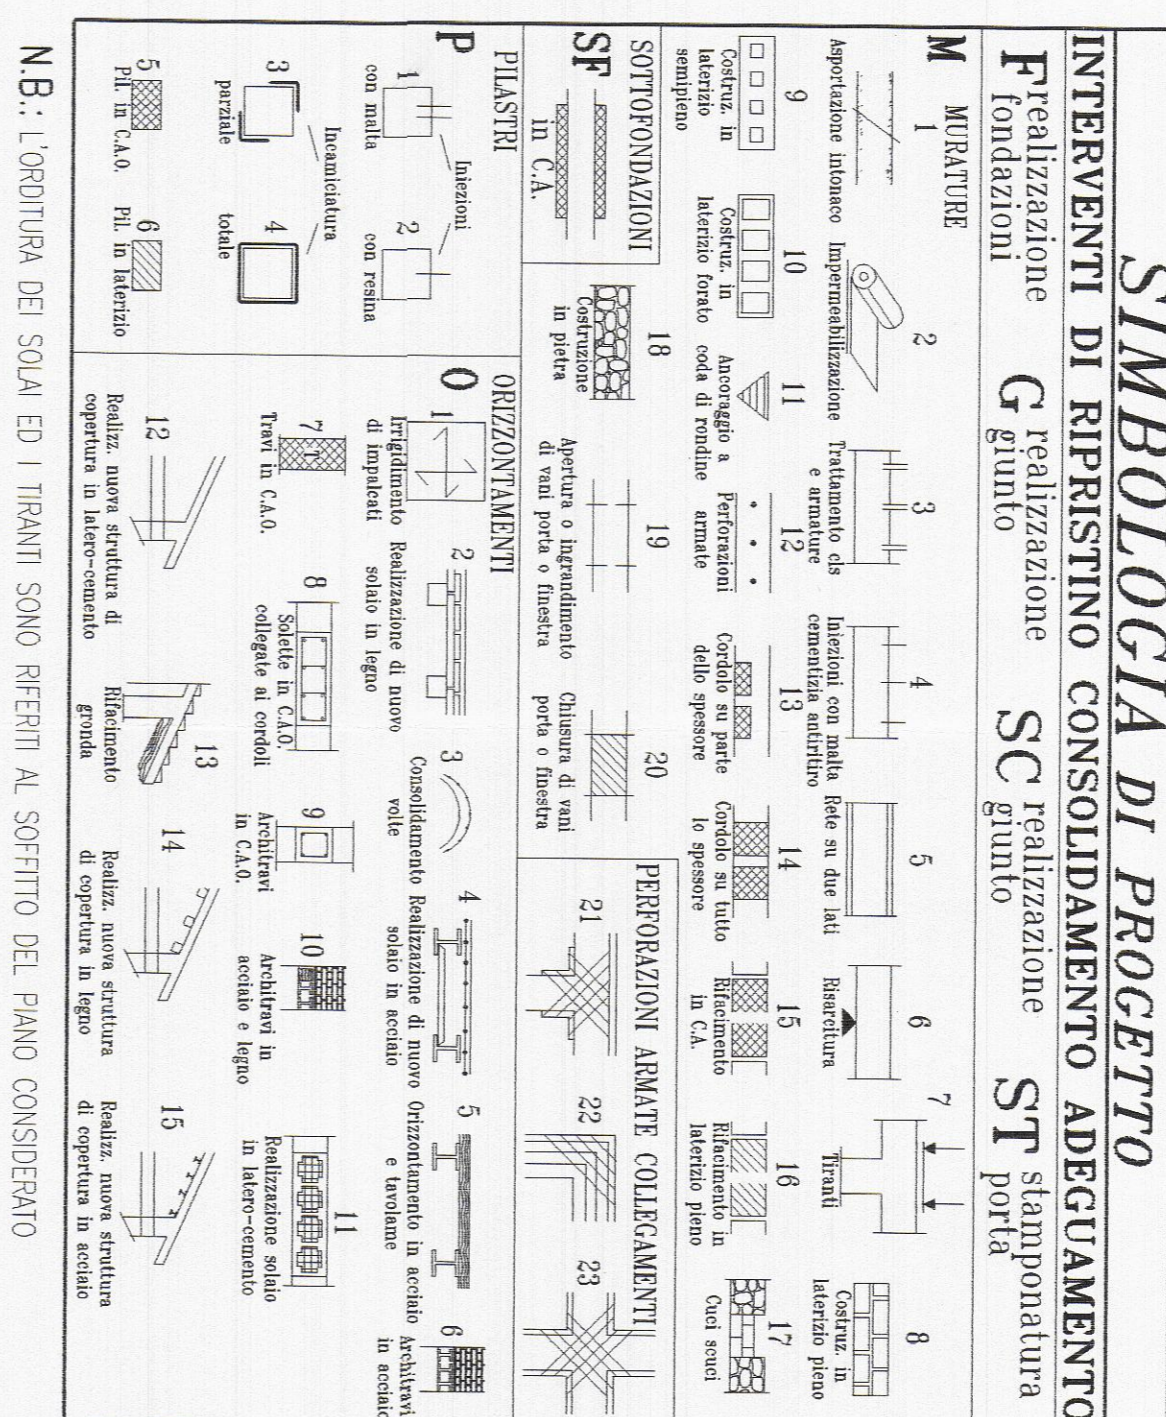


N.B.: L'ORDINE DEI SOLI ED I TRAVI SONO PRESE AL SPETTITO DEL PIANO CONSOLIDATO

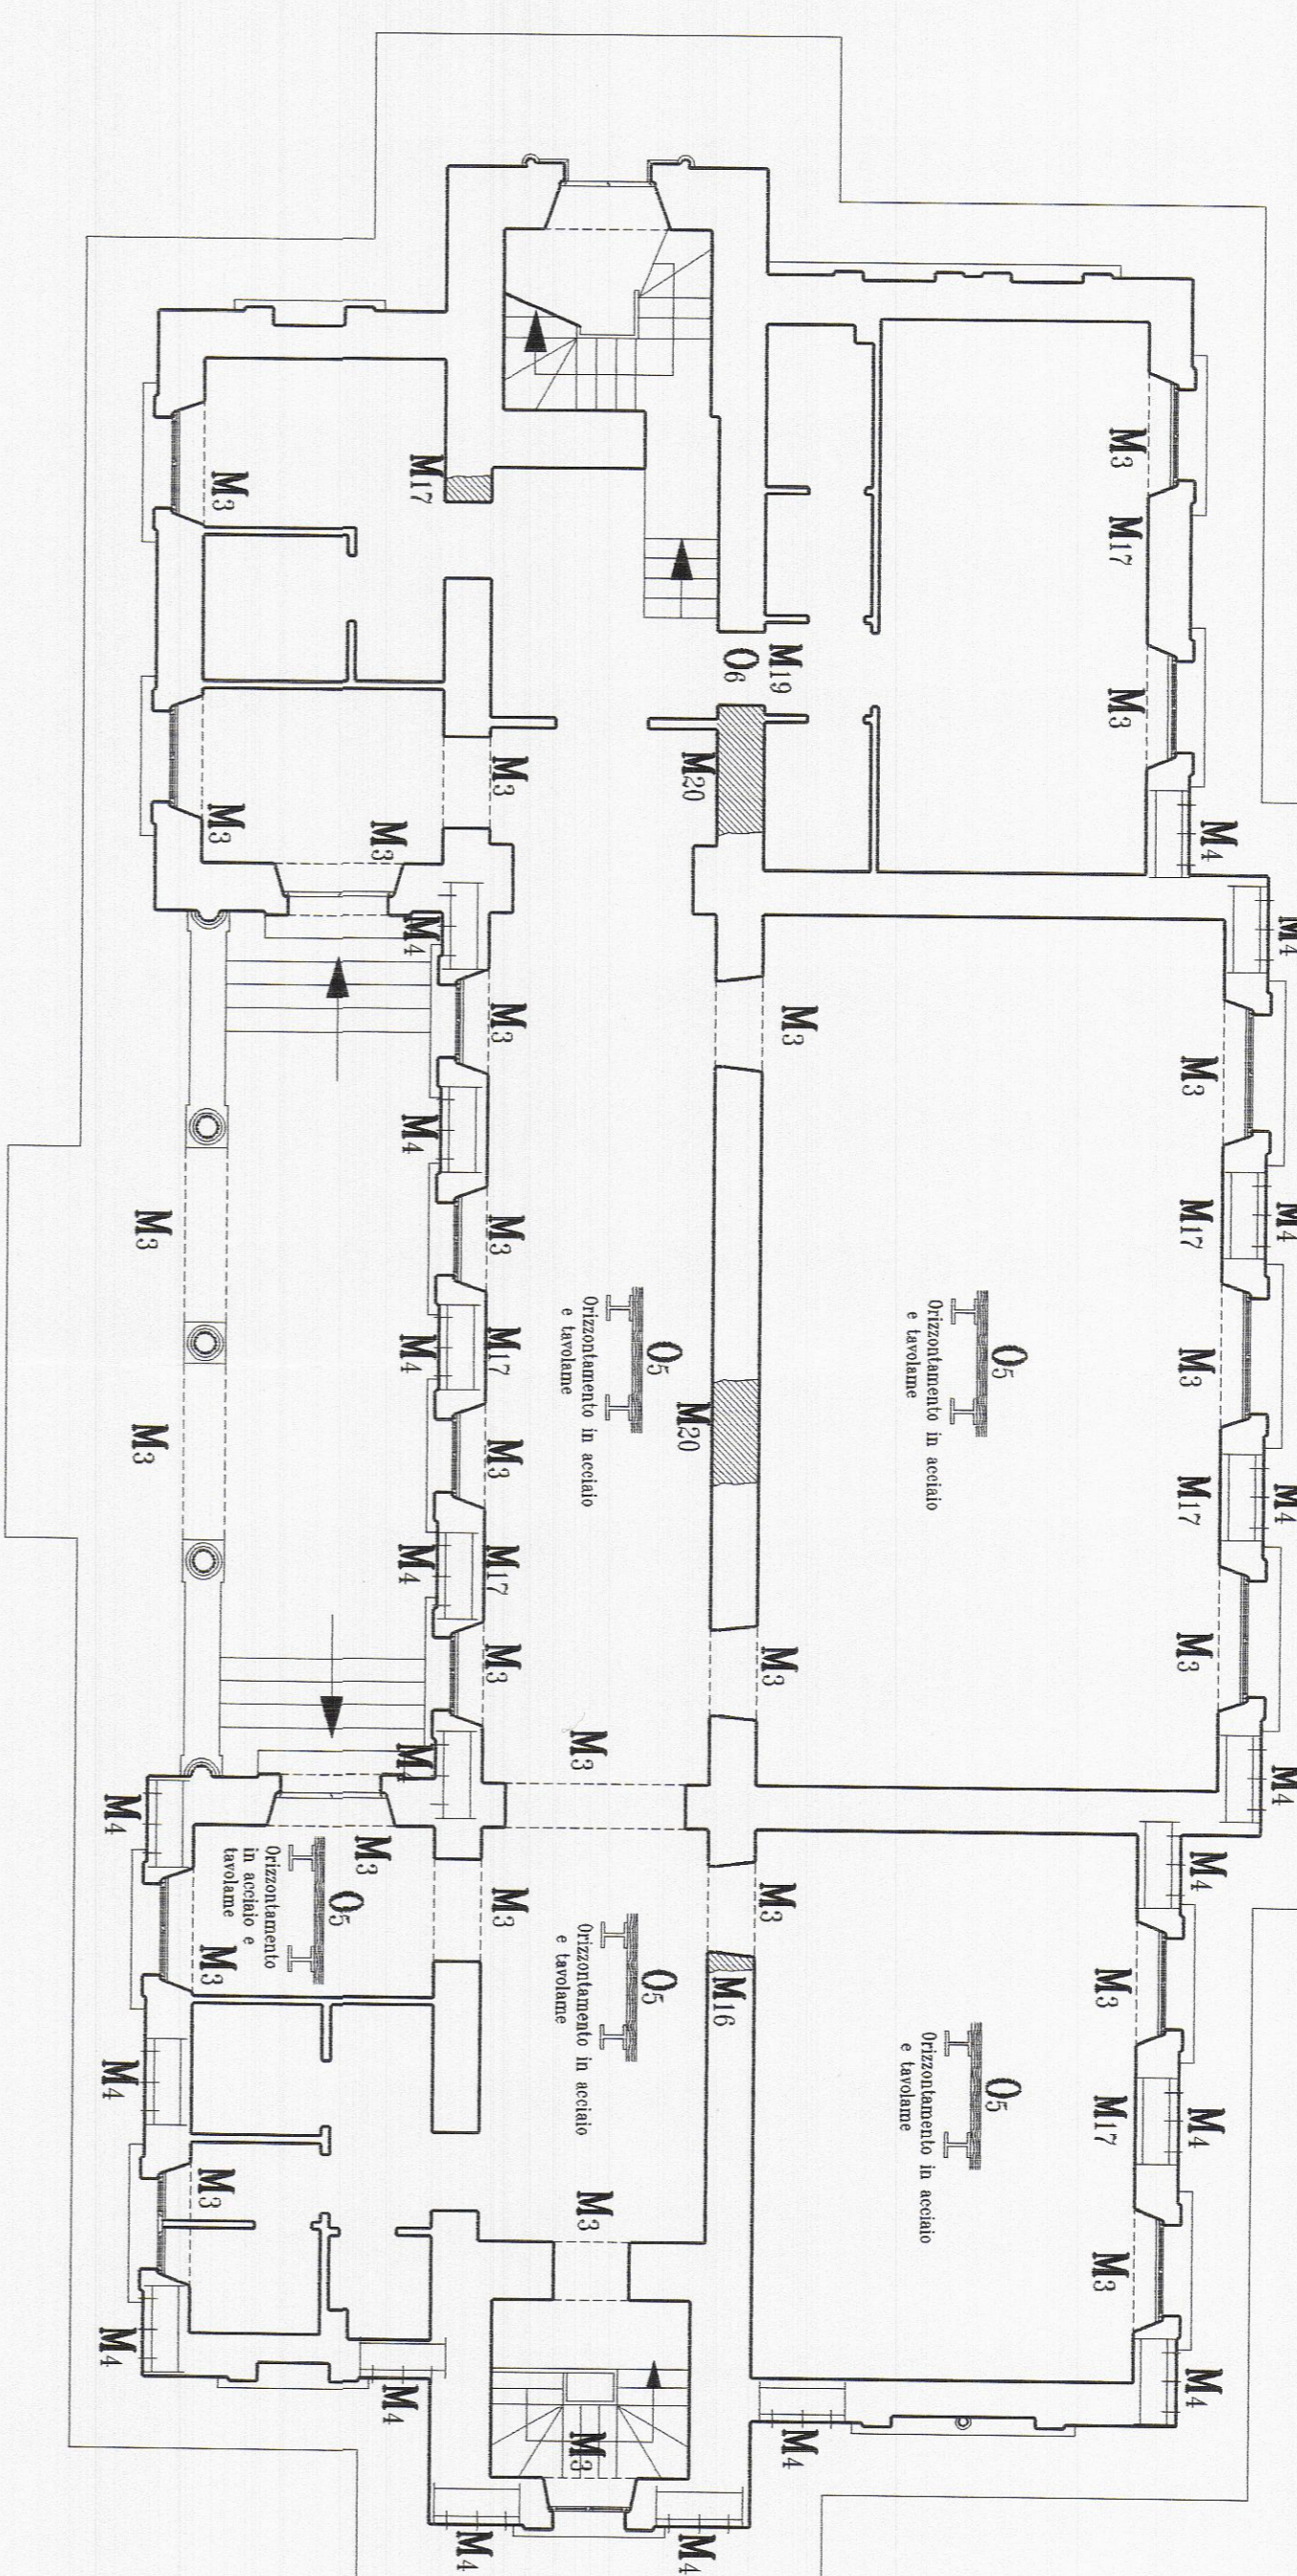


Pianta Piano Terra

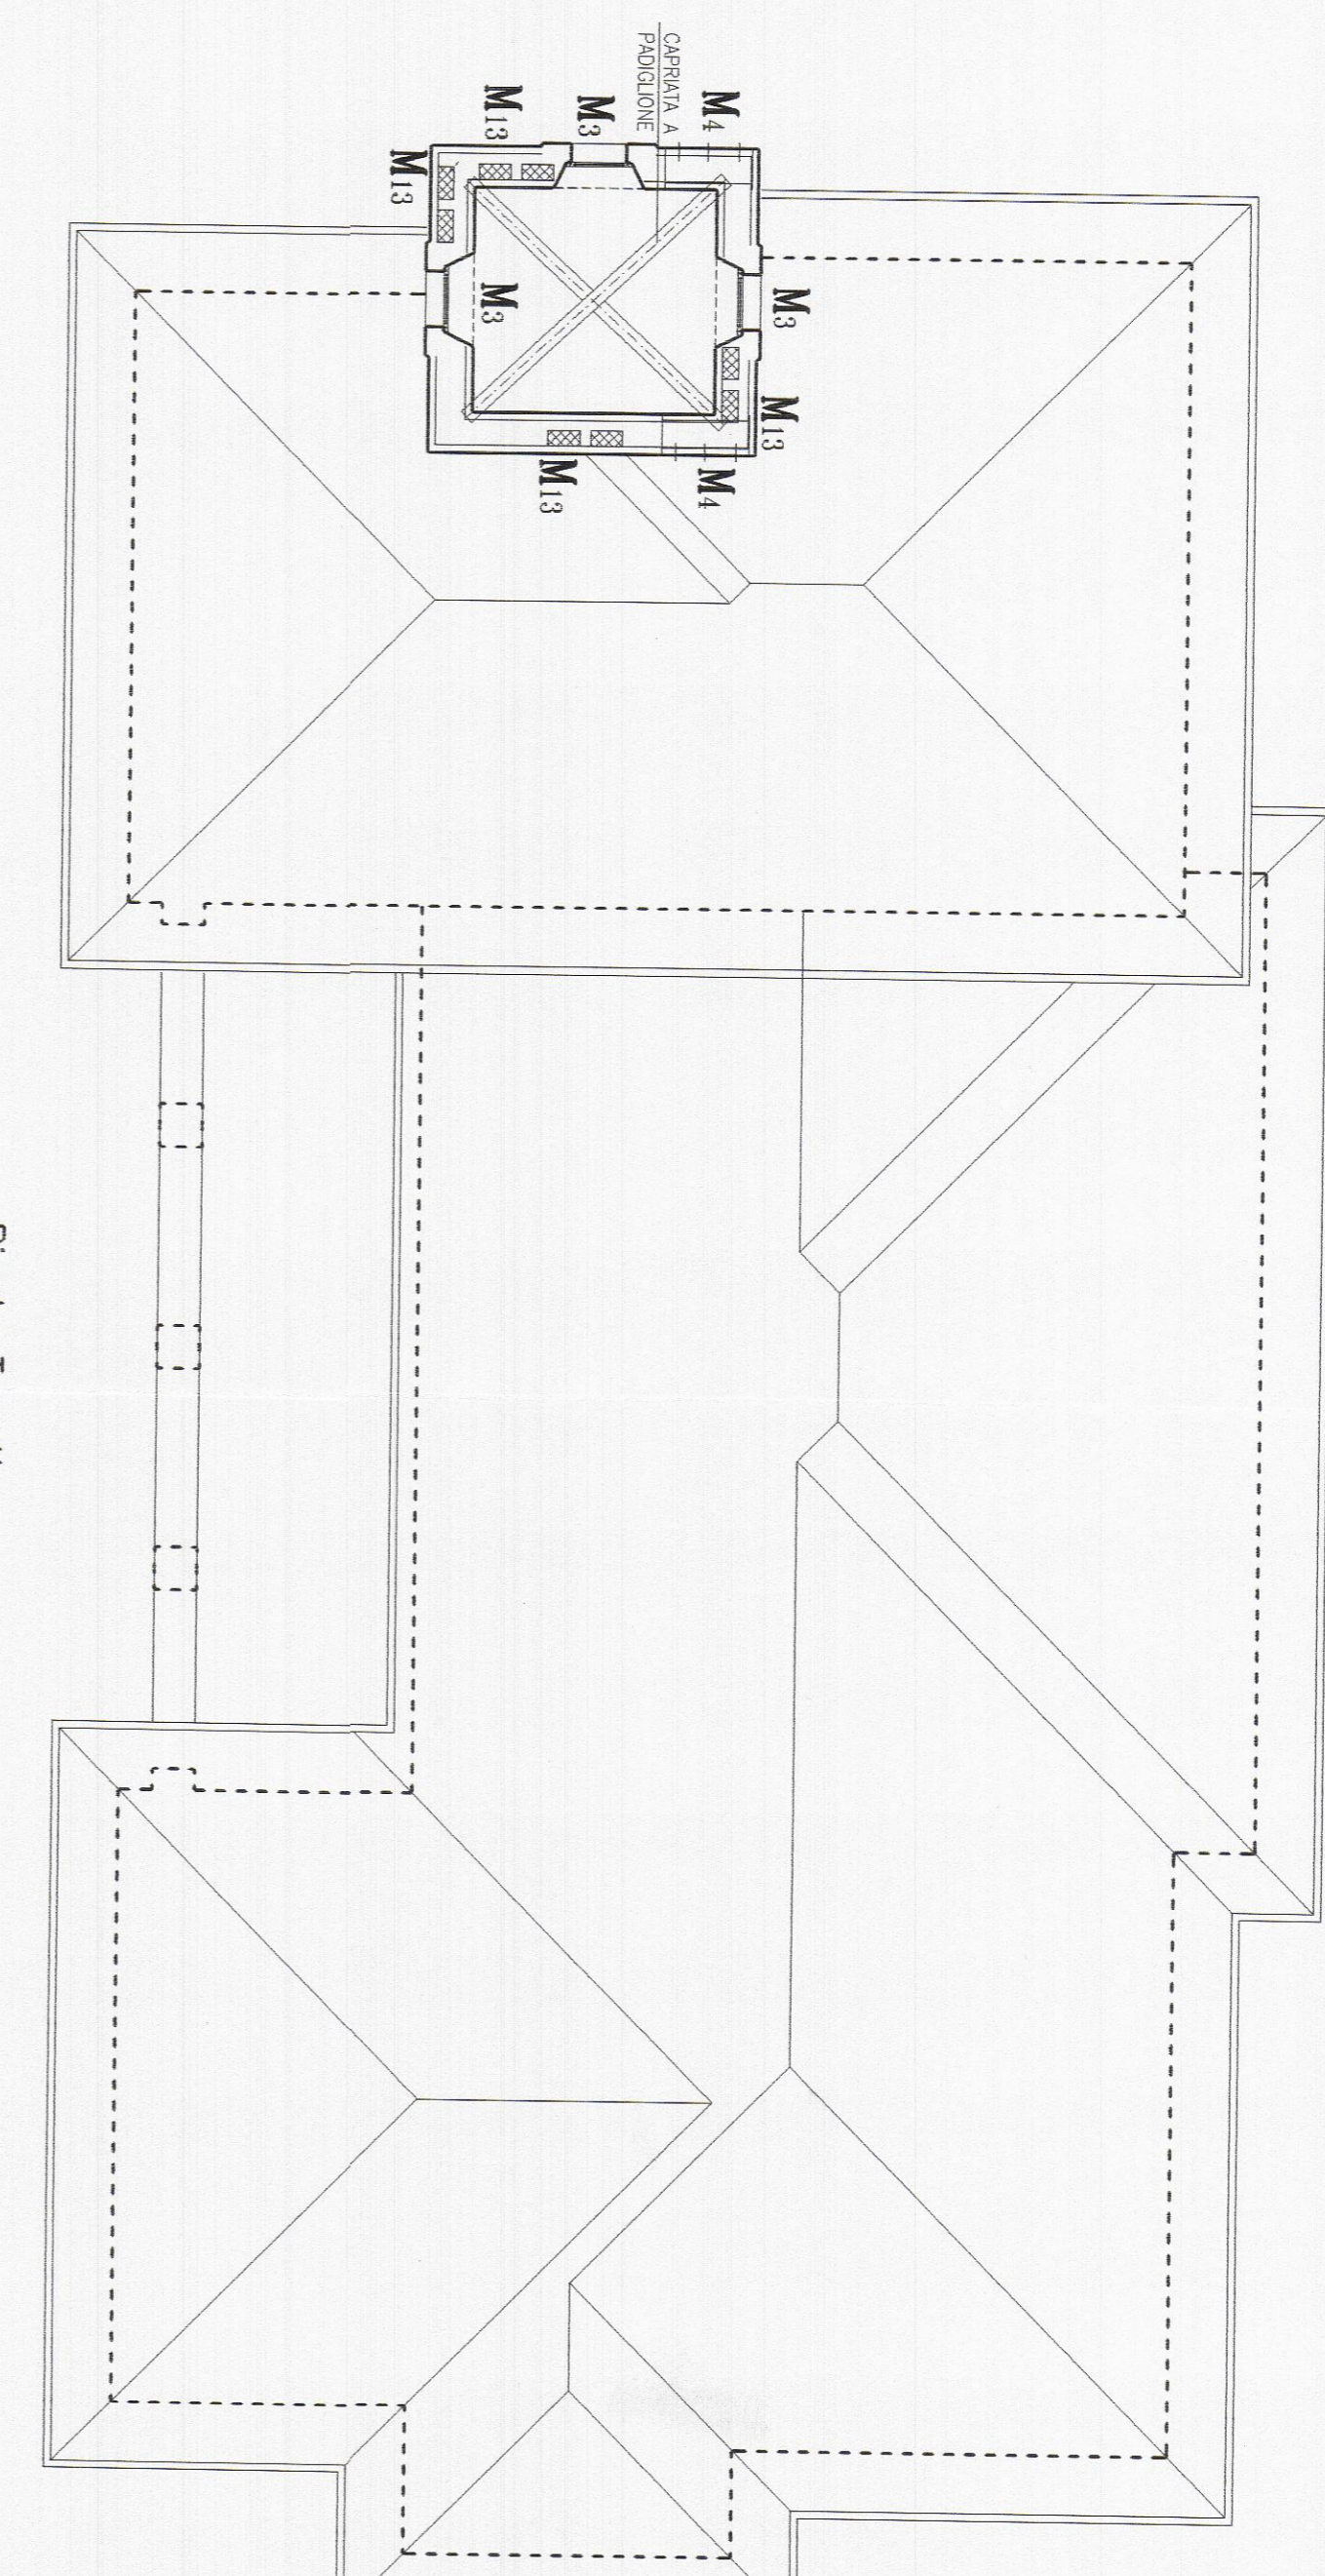


Pianta Toretto

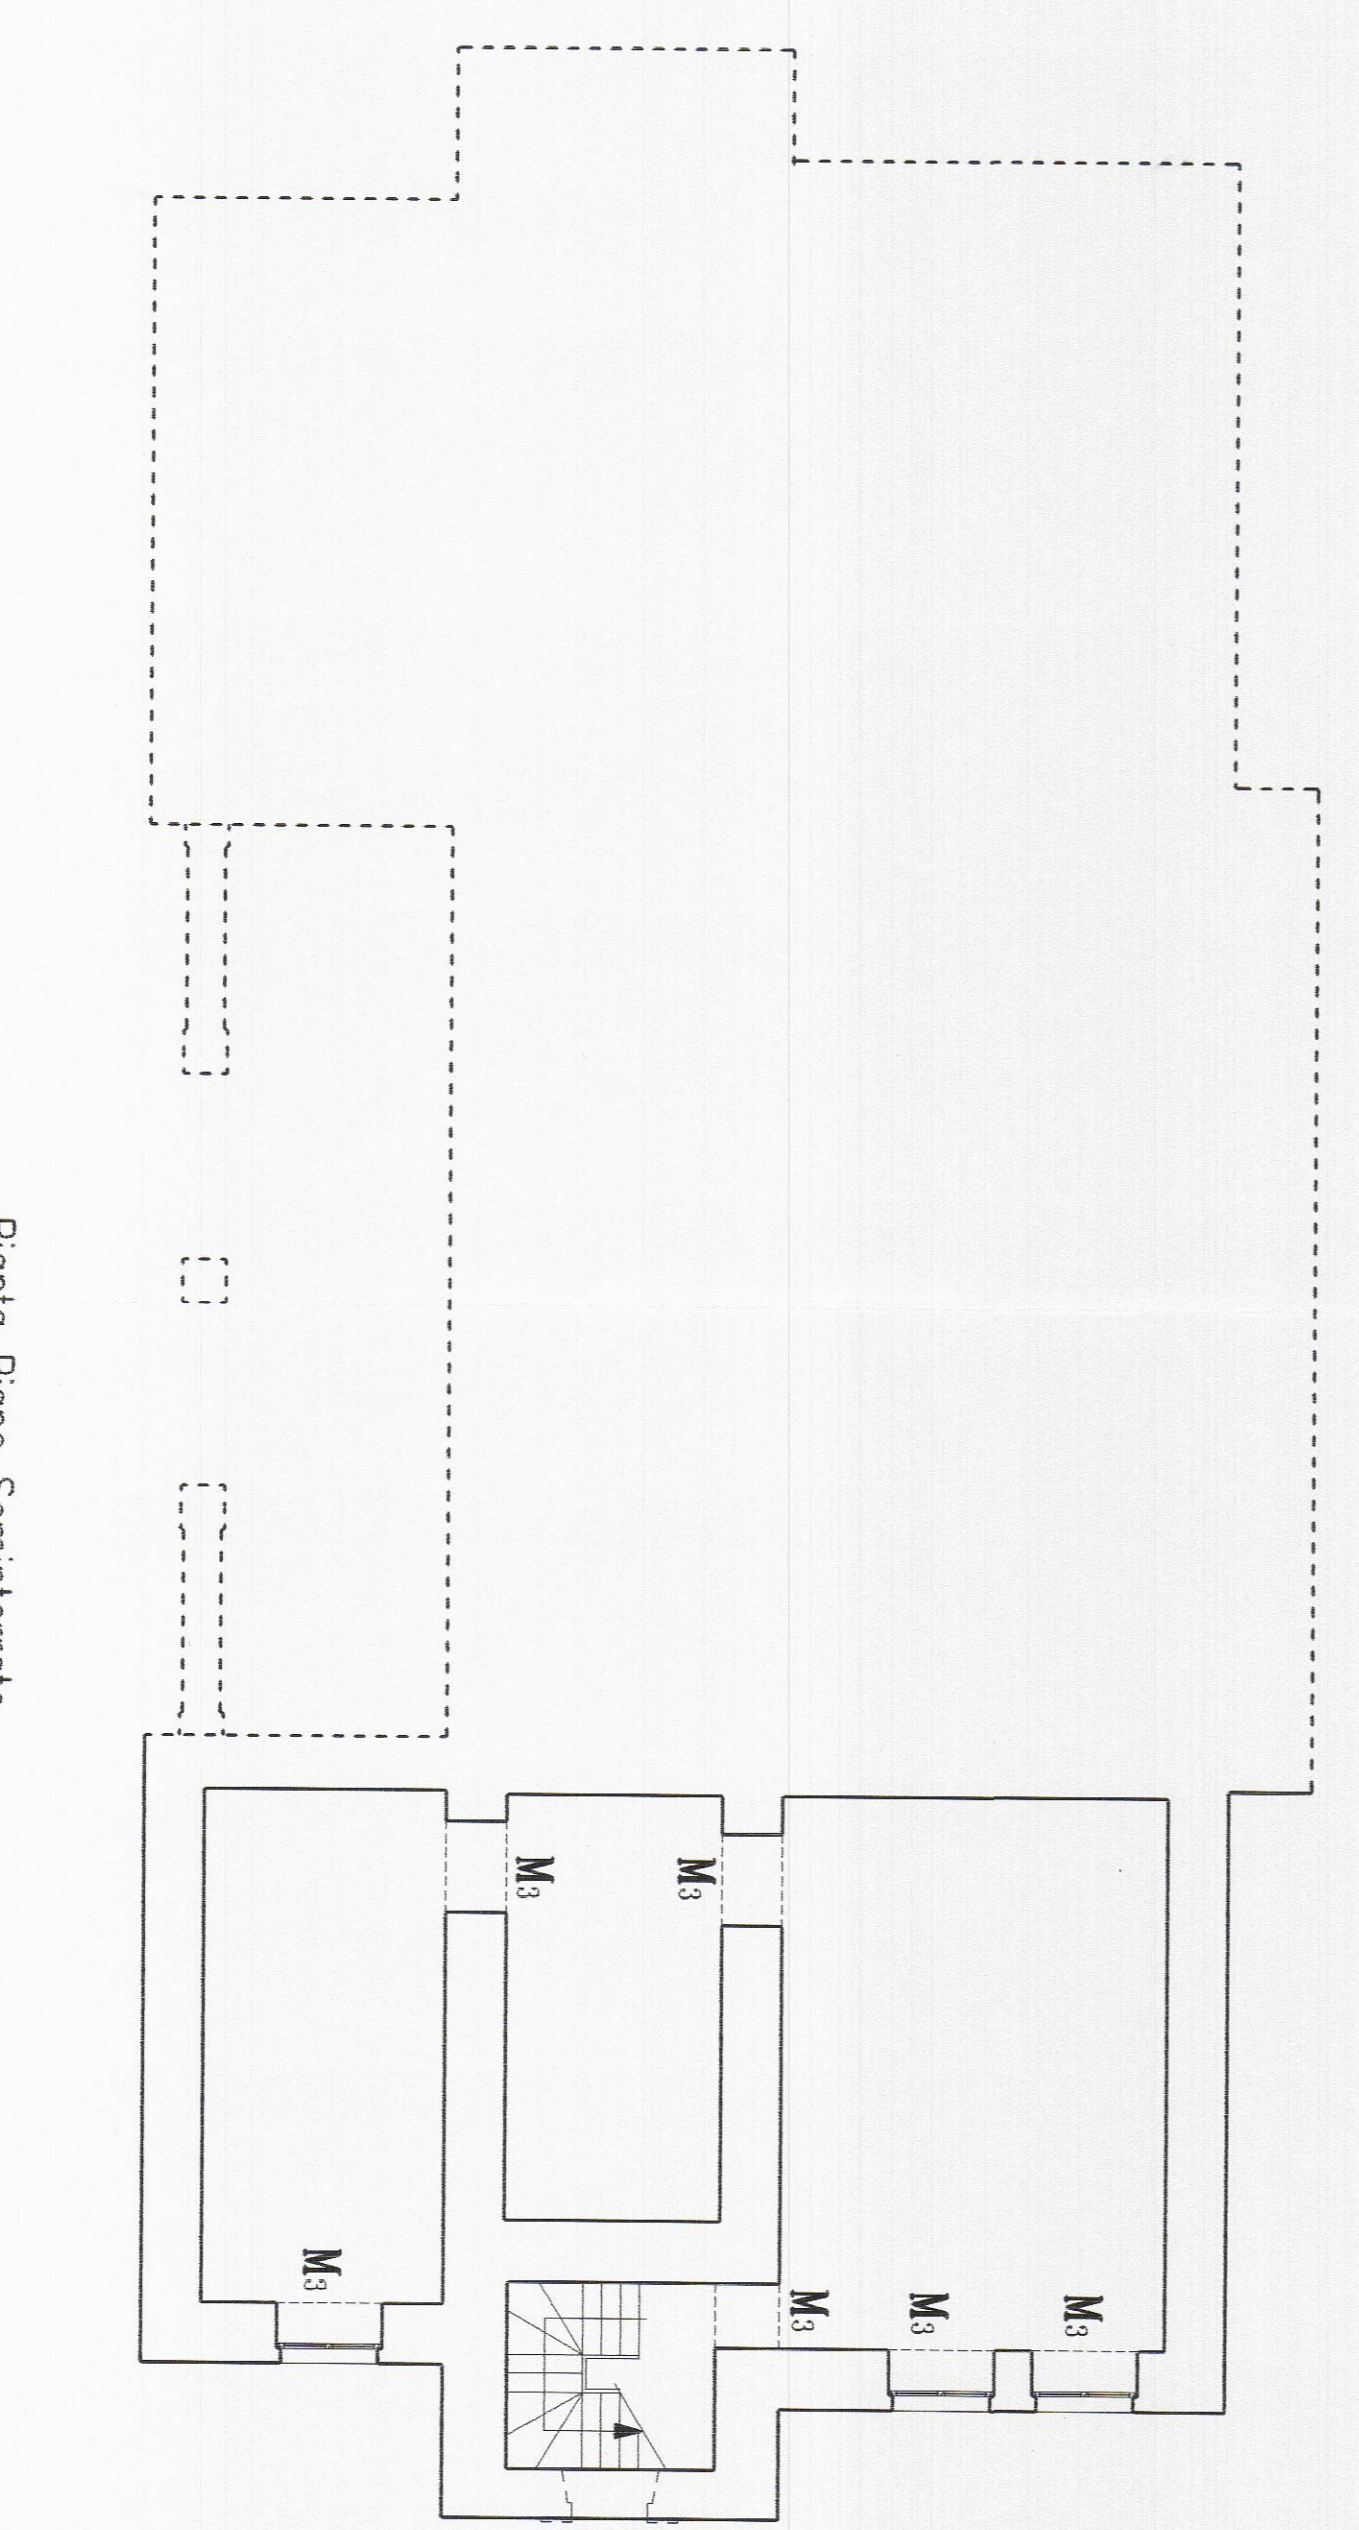

Pianta Piano Seminterrotto

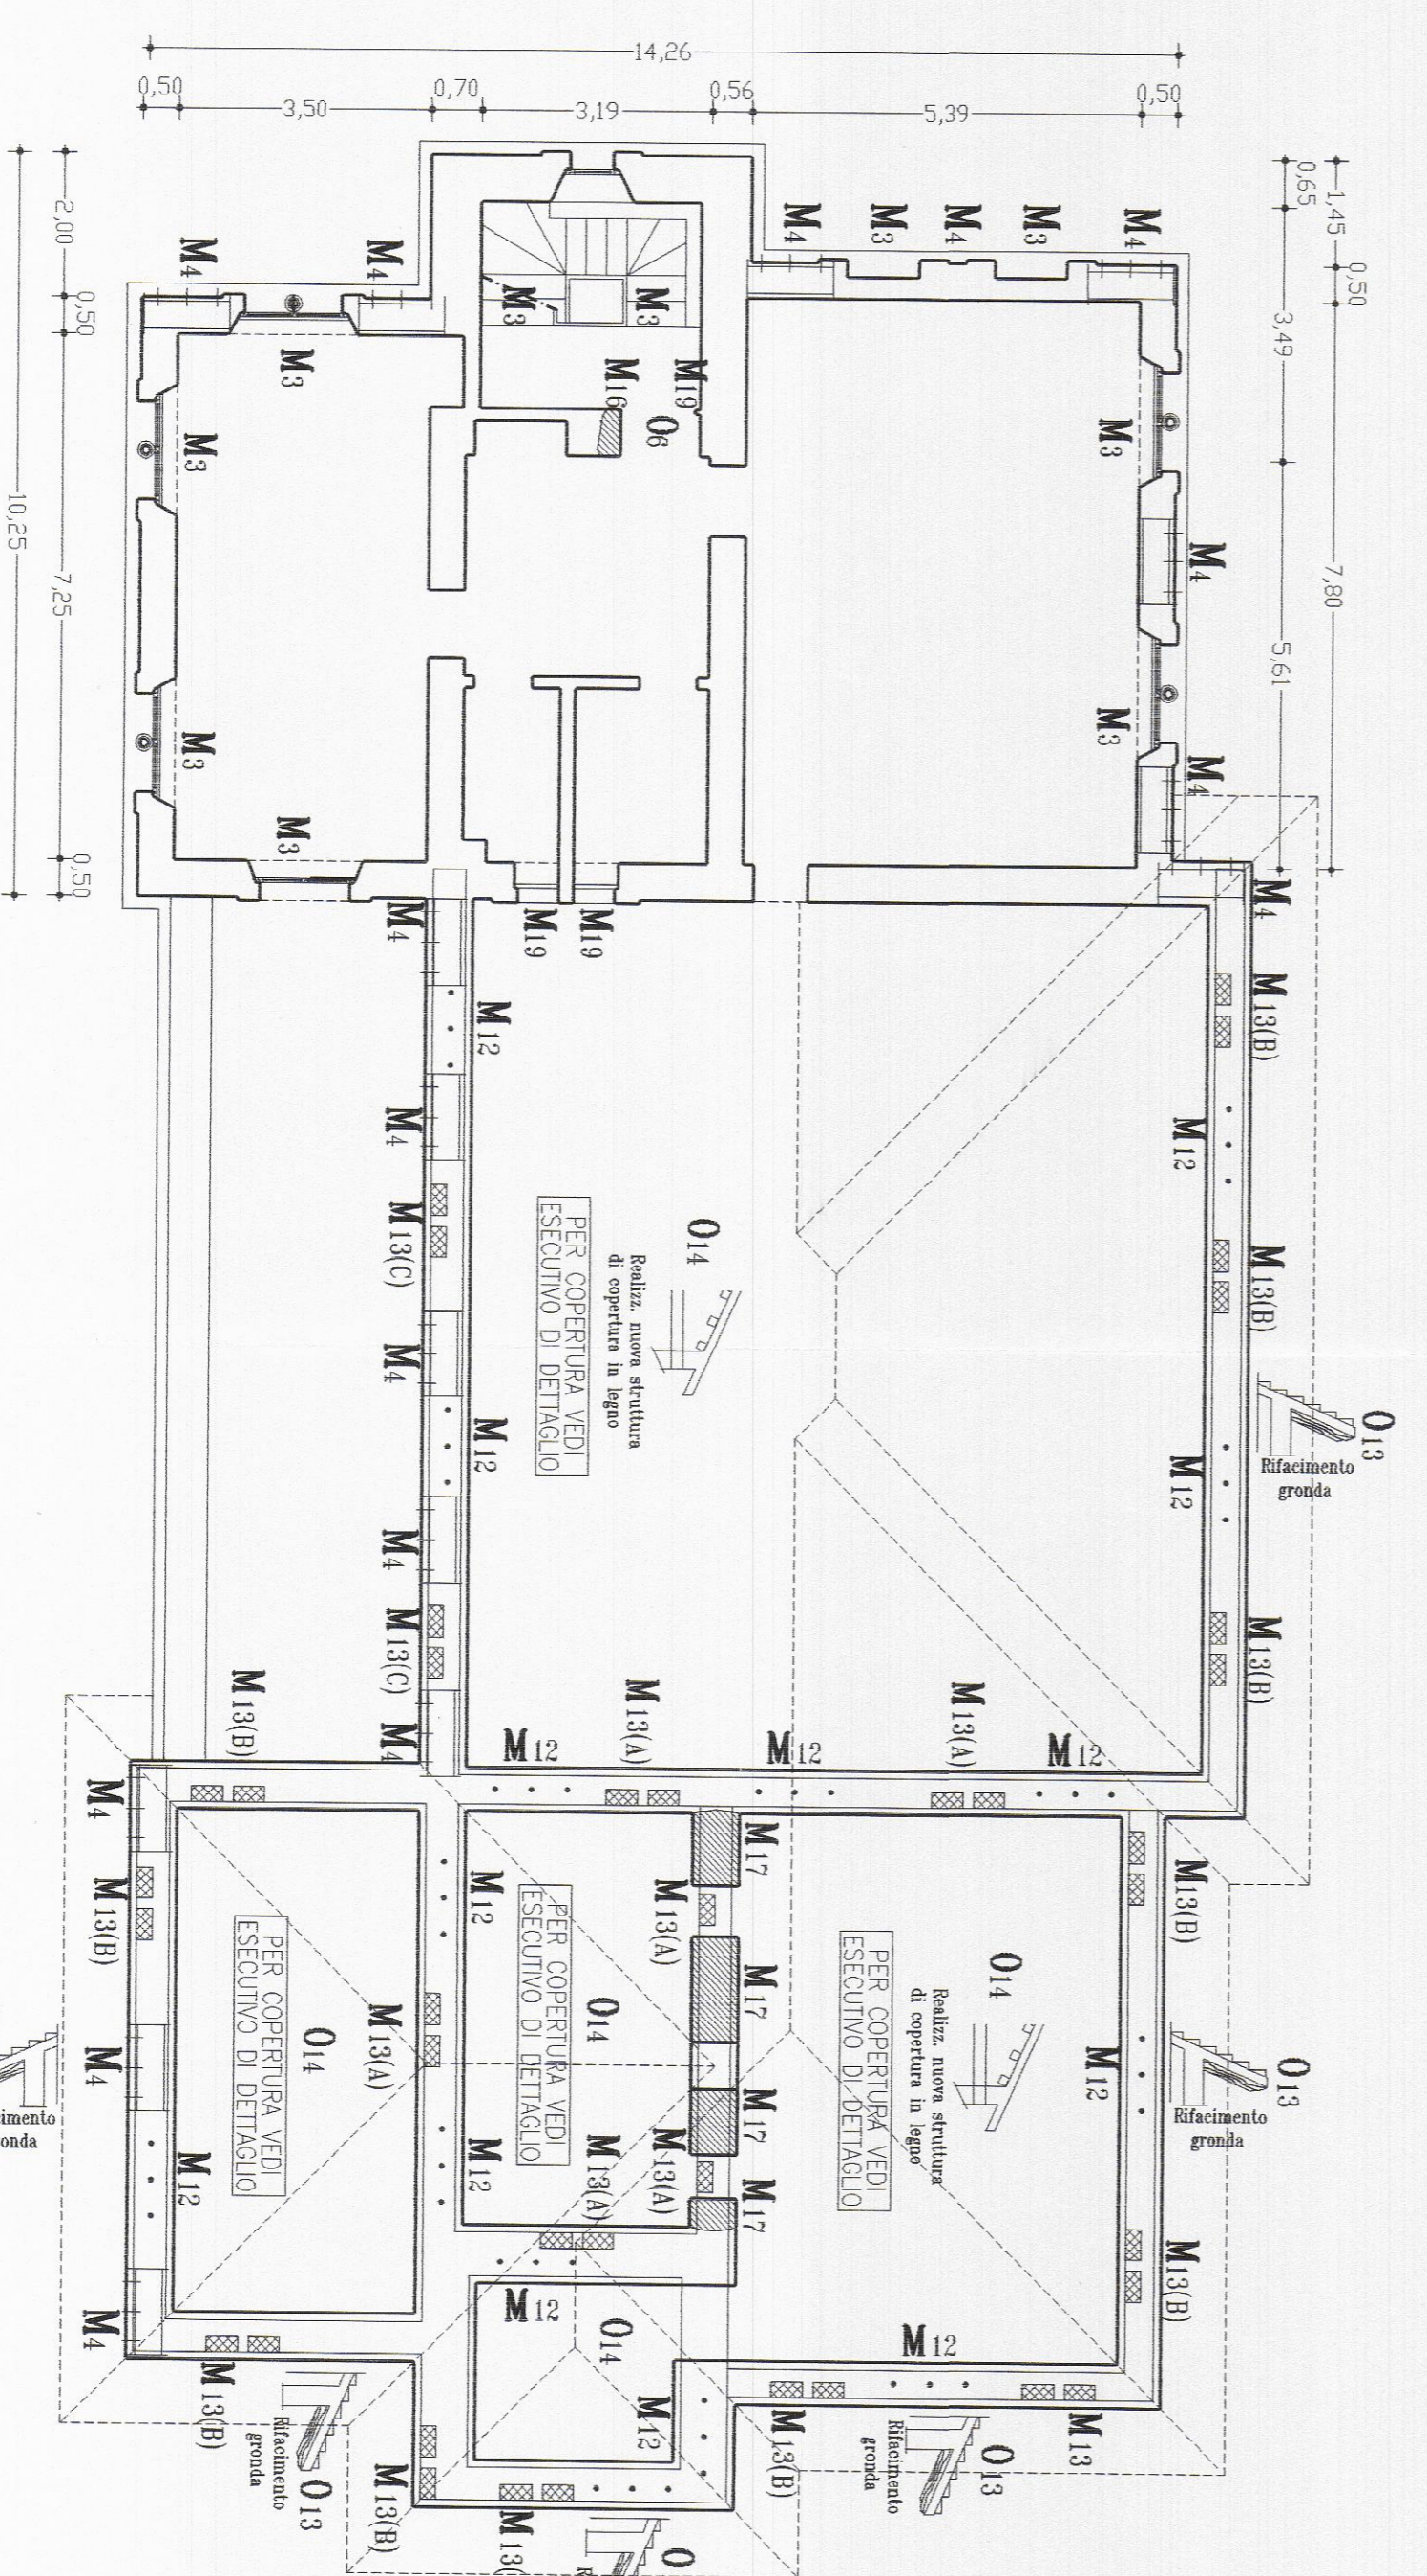

Pianta Piano Primo

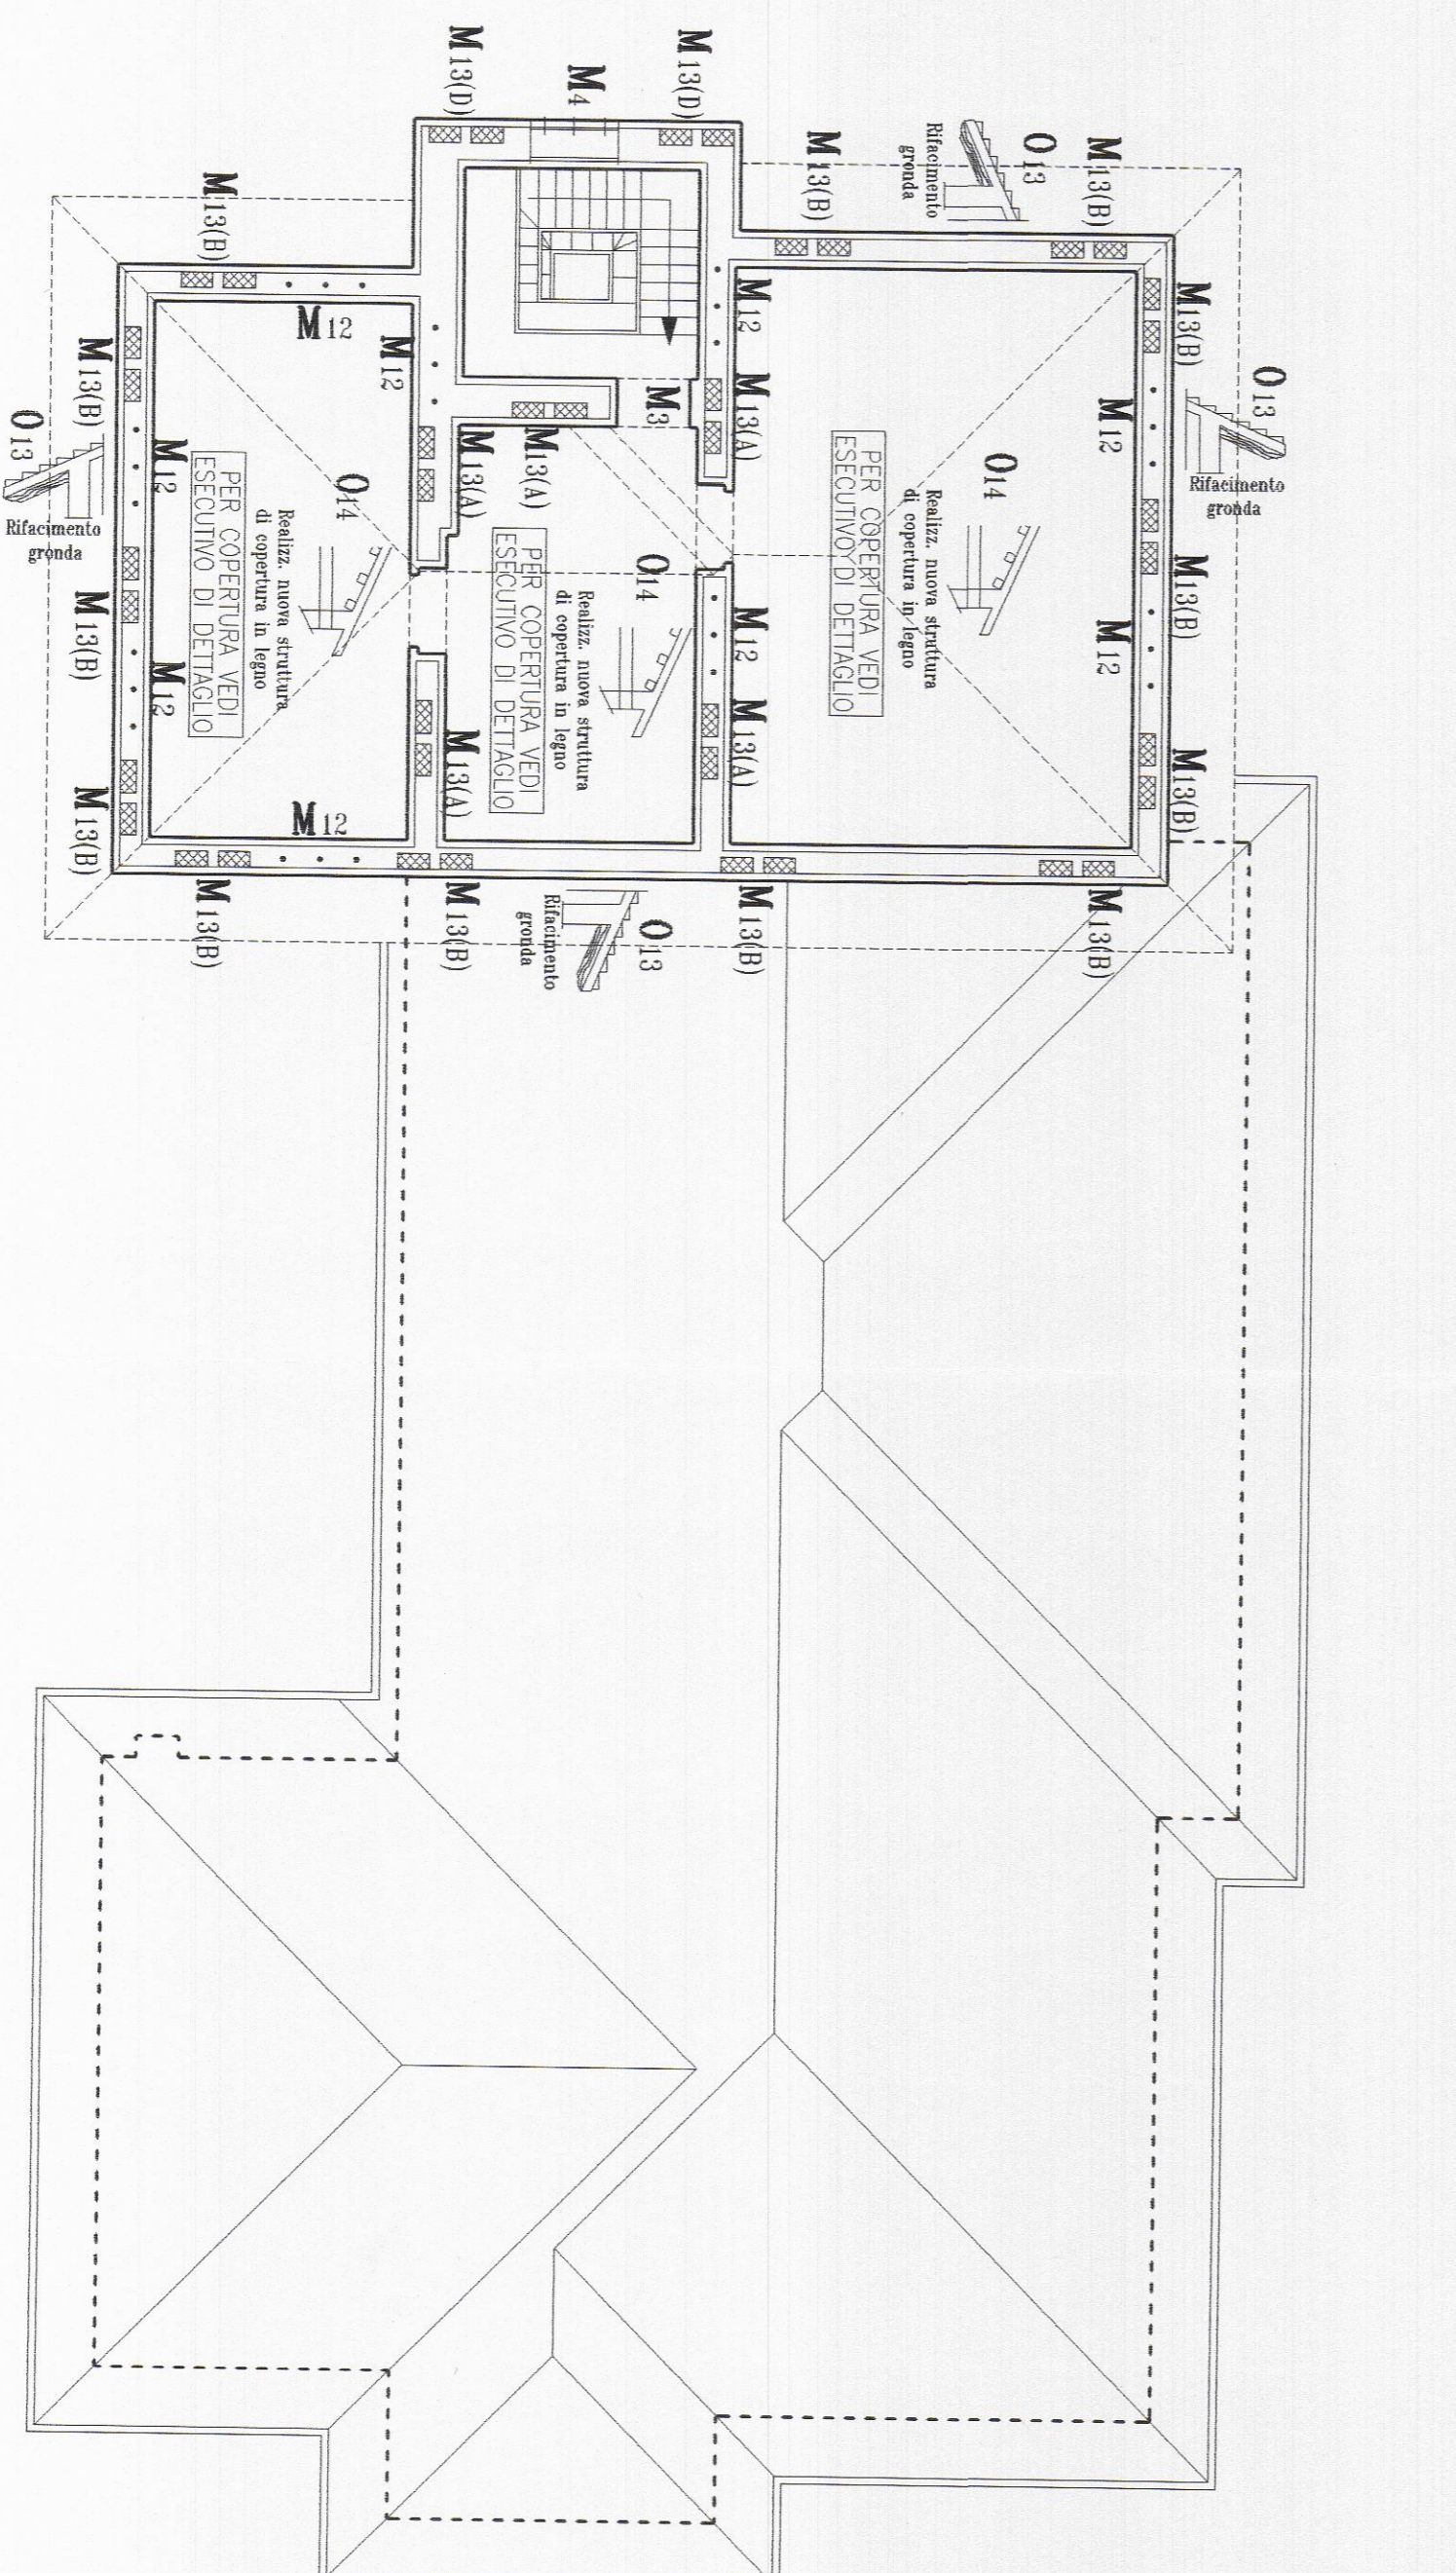

Pianta Copertura scala 1:100